


FIAÇÃO ATÉ O PADRÃO TRIFÁSICO URBANO/RURAL

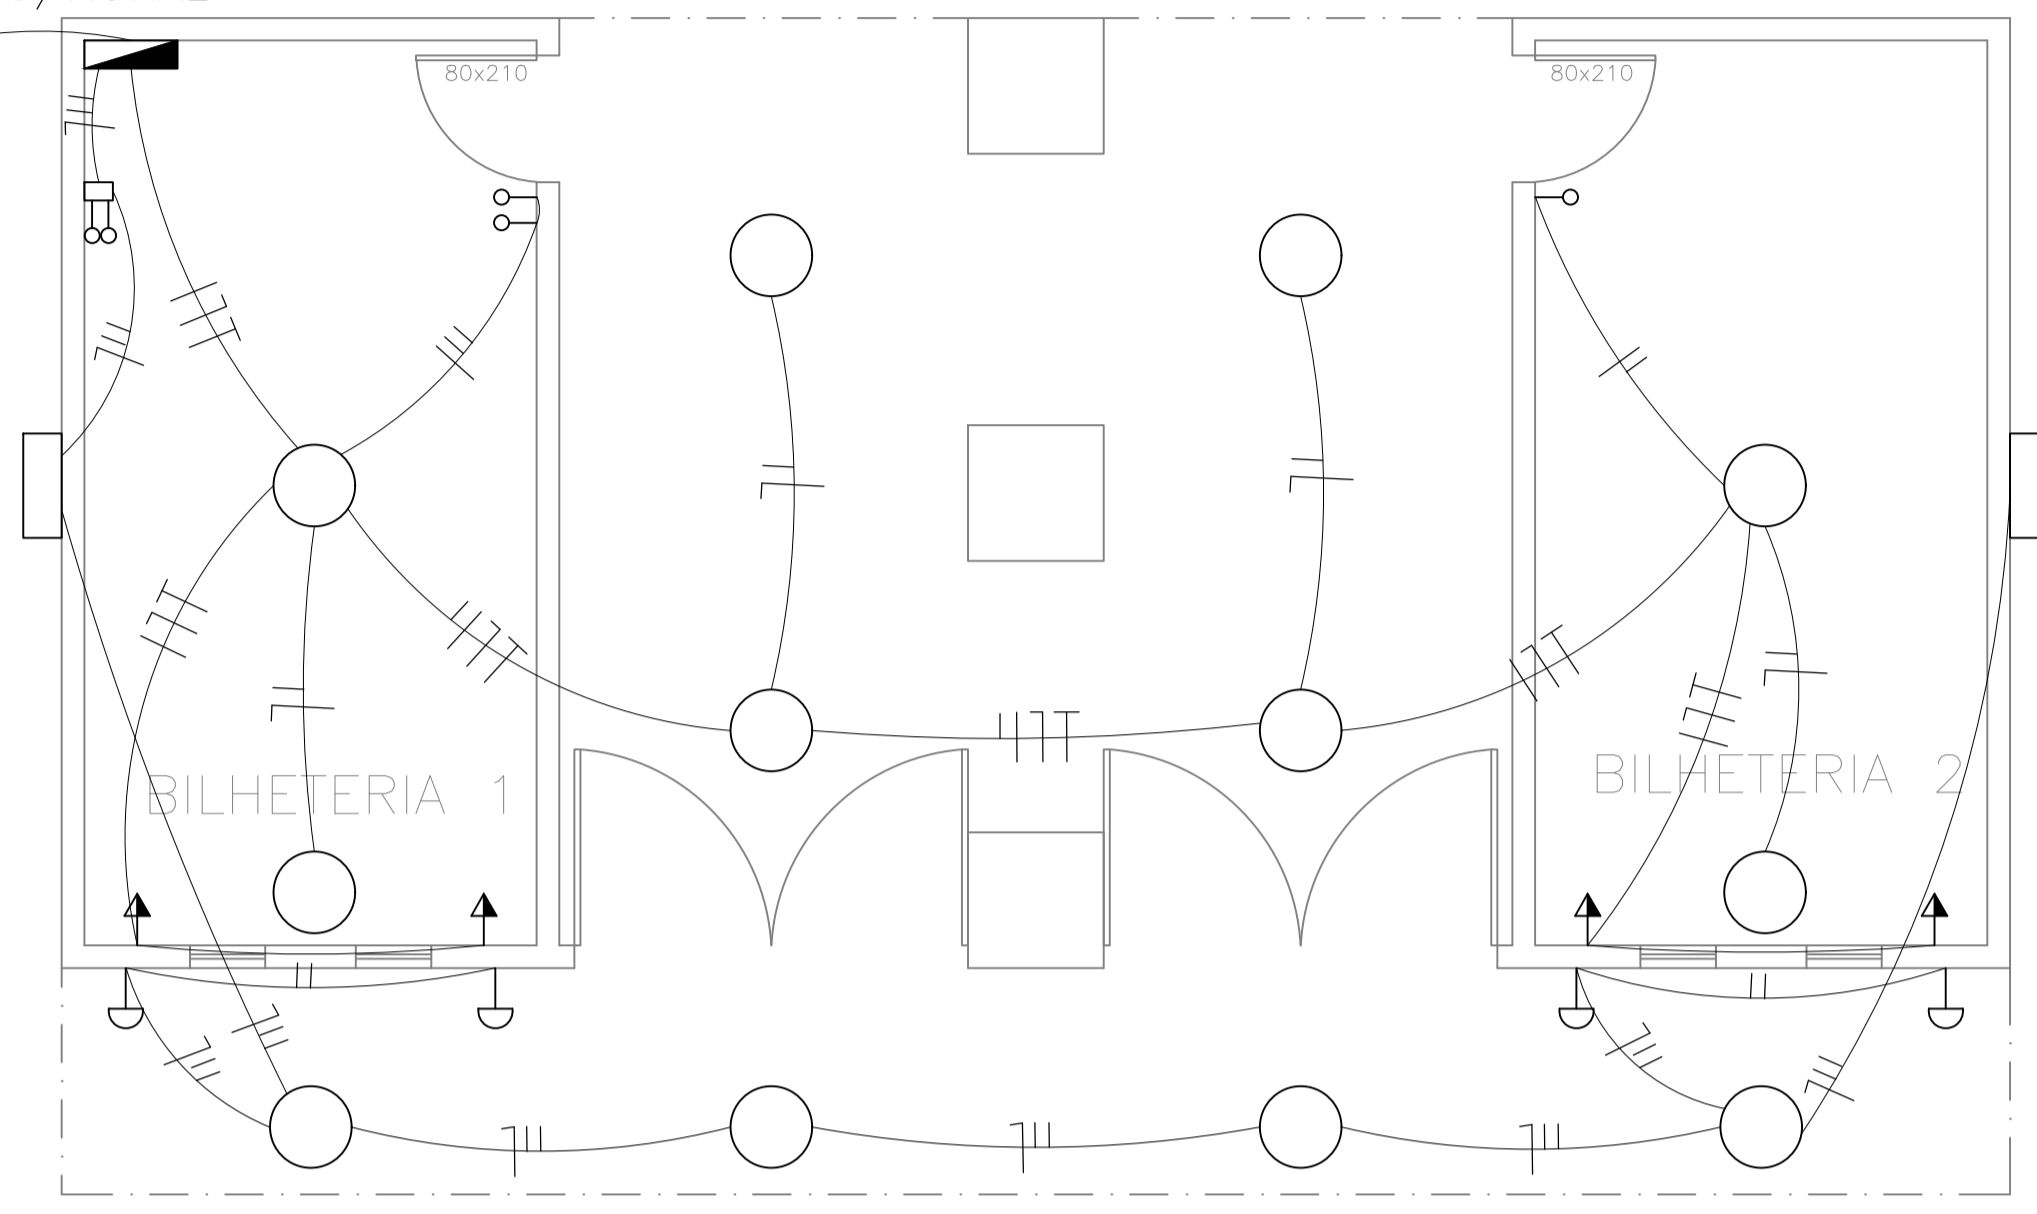


PROJEÇÃO DA LAJE EM BALANÇO


PLANTA BAIXA BILHETERIA
ESC 1:50

SIMBOLOGIA

- FASE - NEUTRO - RETORNO - TERRA
- QUADRO DE DISTRIBUIÇÃO DE CIRCUITOS - Q.D.C.
- PONTO DE LUZ NO TETO
- CAIXA 2/4
- INTERRUPTOR SIMPLES (110 Cm ACIMA DO PISO)
- TOMADA A MEIA ALTURA (110 Cm ACIMA DO PISO)
- PONTO DE LUZ NA PAREDE: ARANDELA (220 Cm ACIMA DO PISO)
- TUBULAÇÃO NO TETO (LAJE)

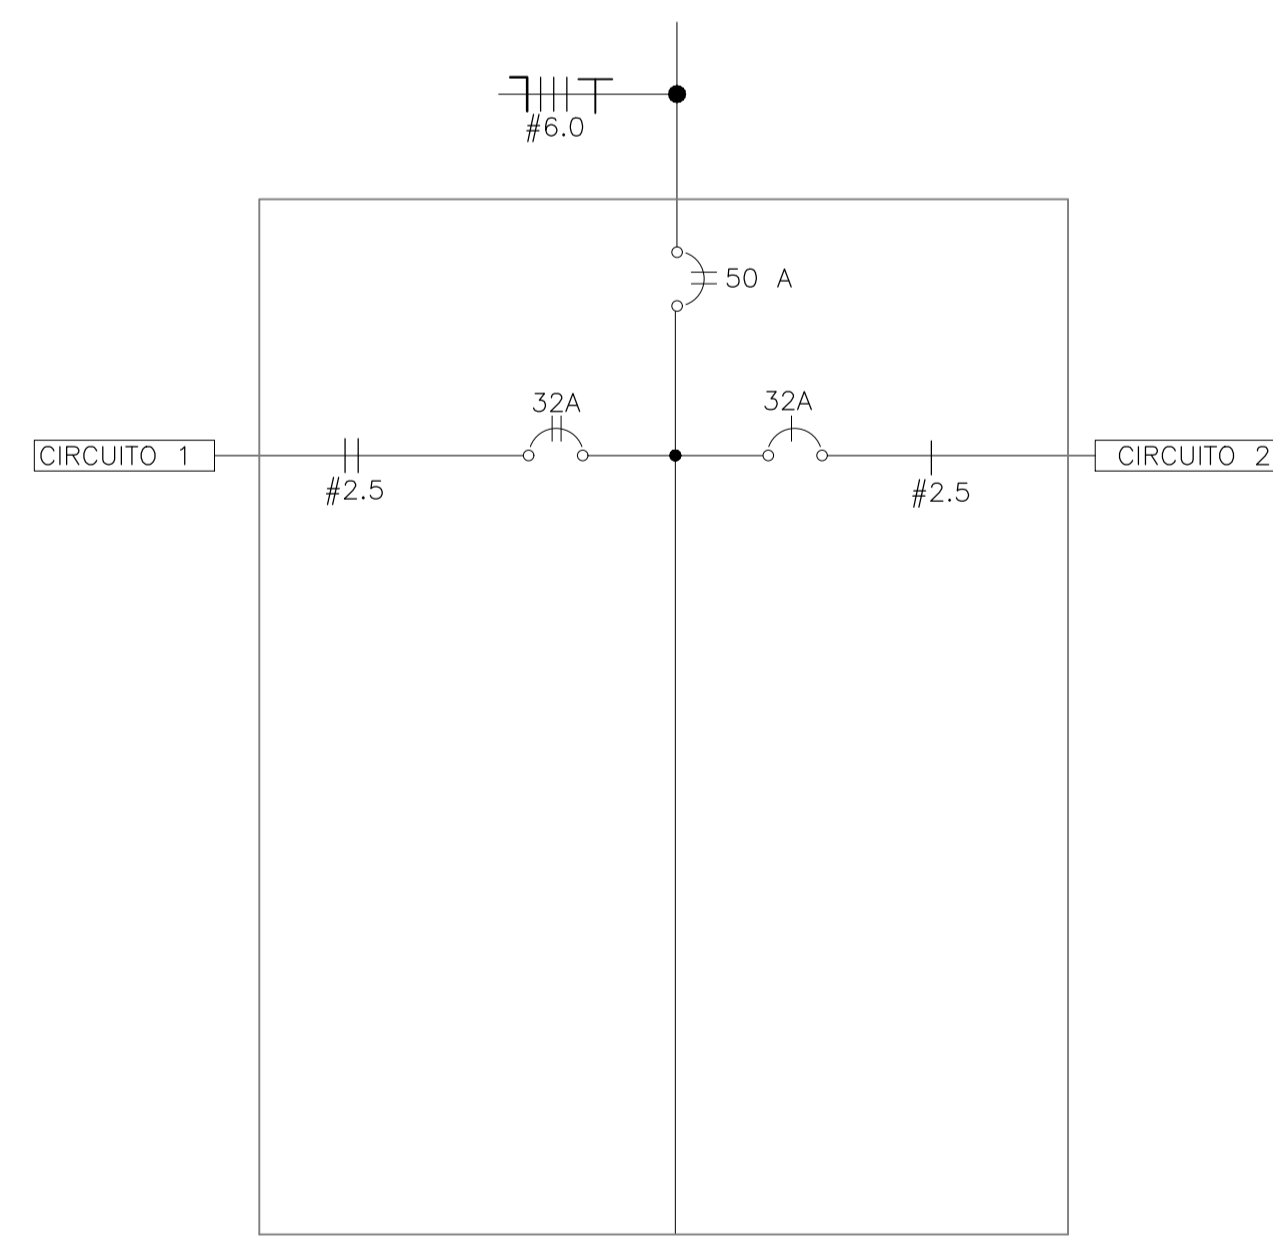

QUADRO DE DISTRIBUIÇÃO

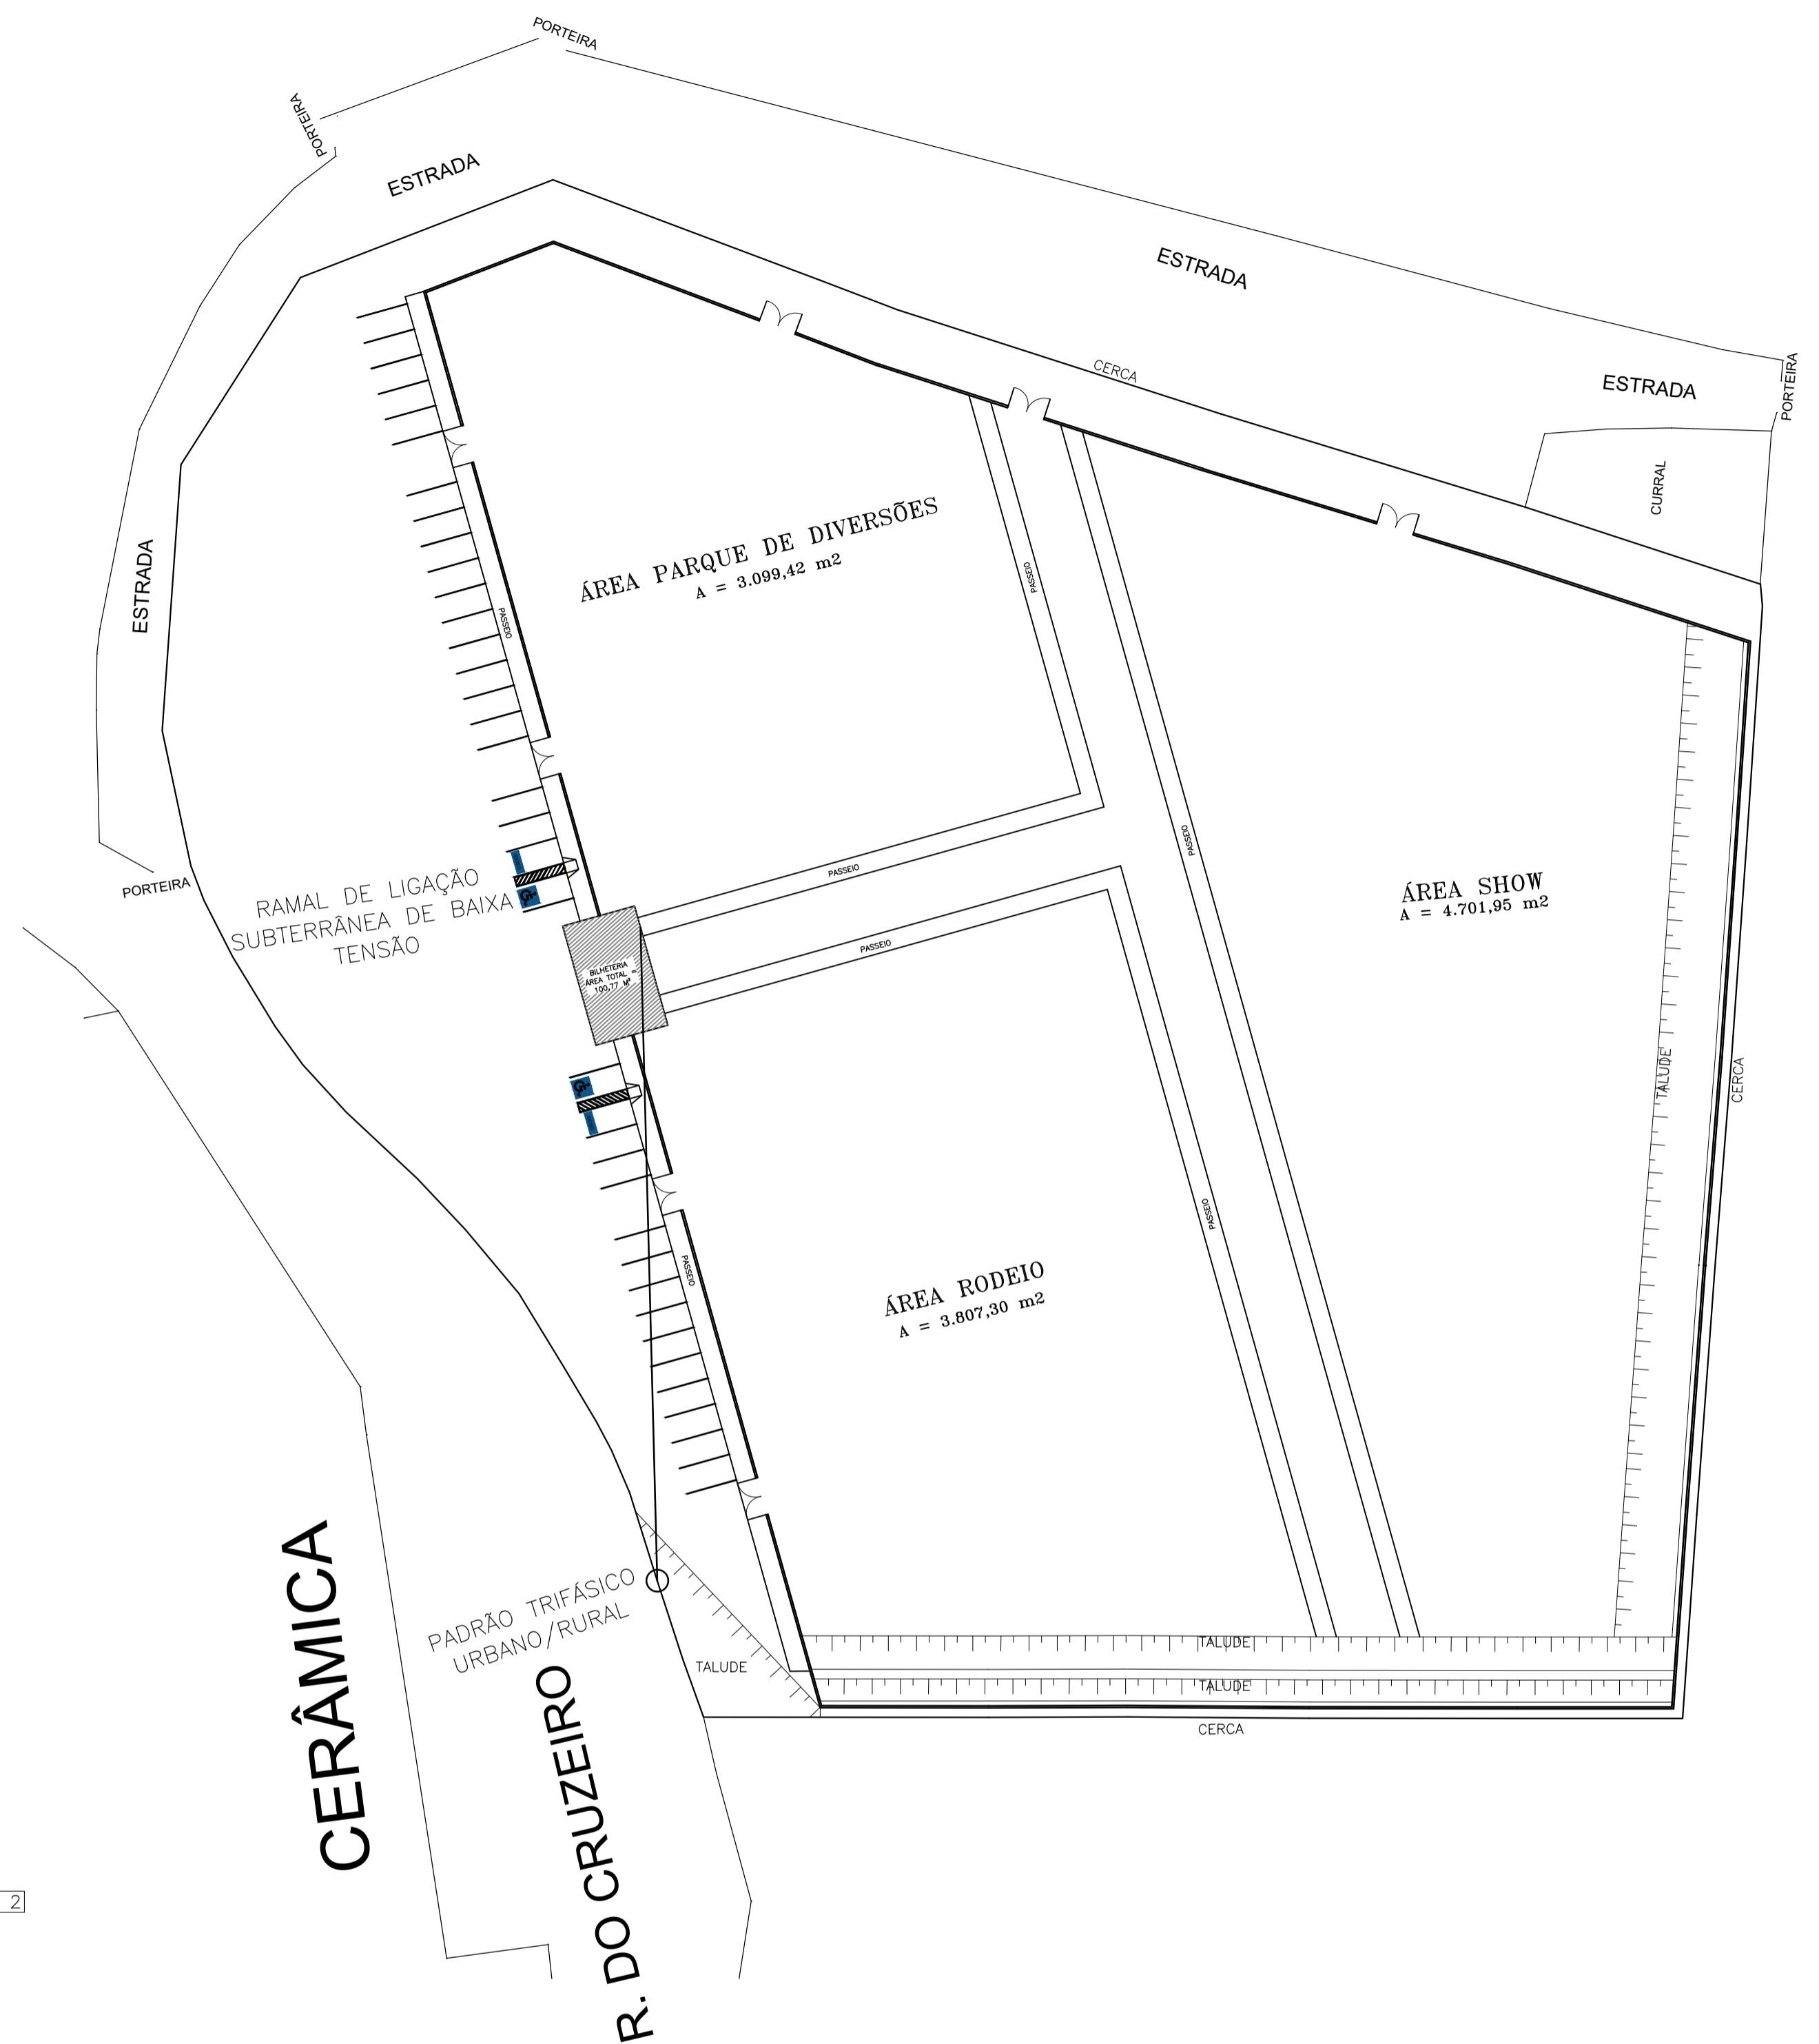

IMPLANTAÇÃO PARQUE DE EXPOSIÇÕES
SEM ESCALA

PROJETO PARQUE DE EXPOSIÇÕES DE IGARATINGA		
PREFEITURA MUNICIPAL DE IGARATINGA		
TIPO: PROJETO ELÉTRICO		
CIDADE: IGARATINGA		ESTADO: MG
DATA: JANEIRO/2020	ESCALA: 1/50	PRANCHA: 06/07
PREFEITURA MUNICIPAL DE IGARATINGA CNPJ: 18.313.825/0001-21		JULIANA MACIEL MARINHO VECCI ENG. CIVIL - CREA MG 202.696/D