


○ PLANTA BAIXA ESCOLA RISOLETA NEVES
 ESCALA 1/150

LEGENDA	
	Luminária
	Interruptor simples 01 seção - 1,10m do piso
	Tomada hexagonal (NBR 14136) - 2P+T 10 A a 0,30m do piso
	Tomada hexagonal (NBR 14136) - 2P+T 10 A a 1,10m do piso
	Quadro de distribuição - embutir a 1,50m do piso
	Condutor fase
	Condutor neutro
	Condutor retorno
	Condutor terra

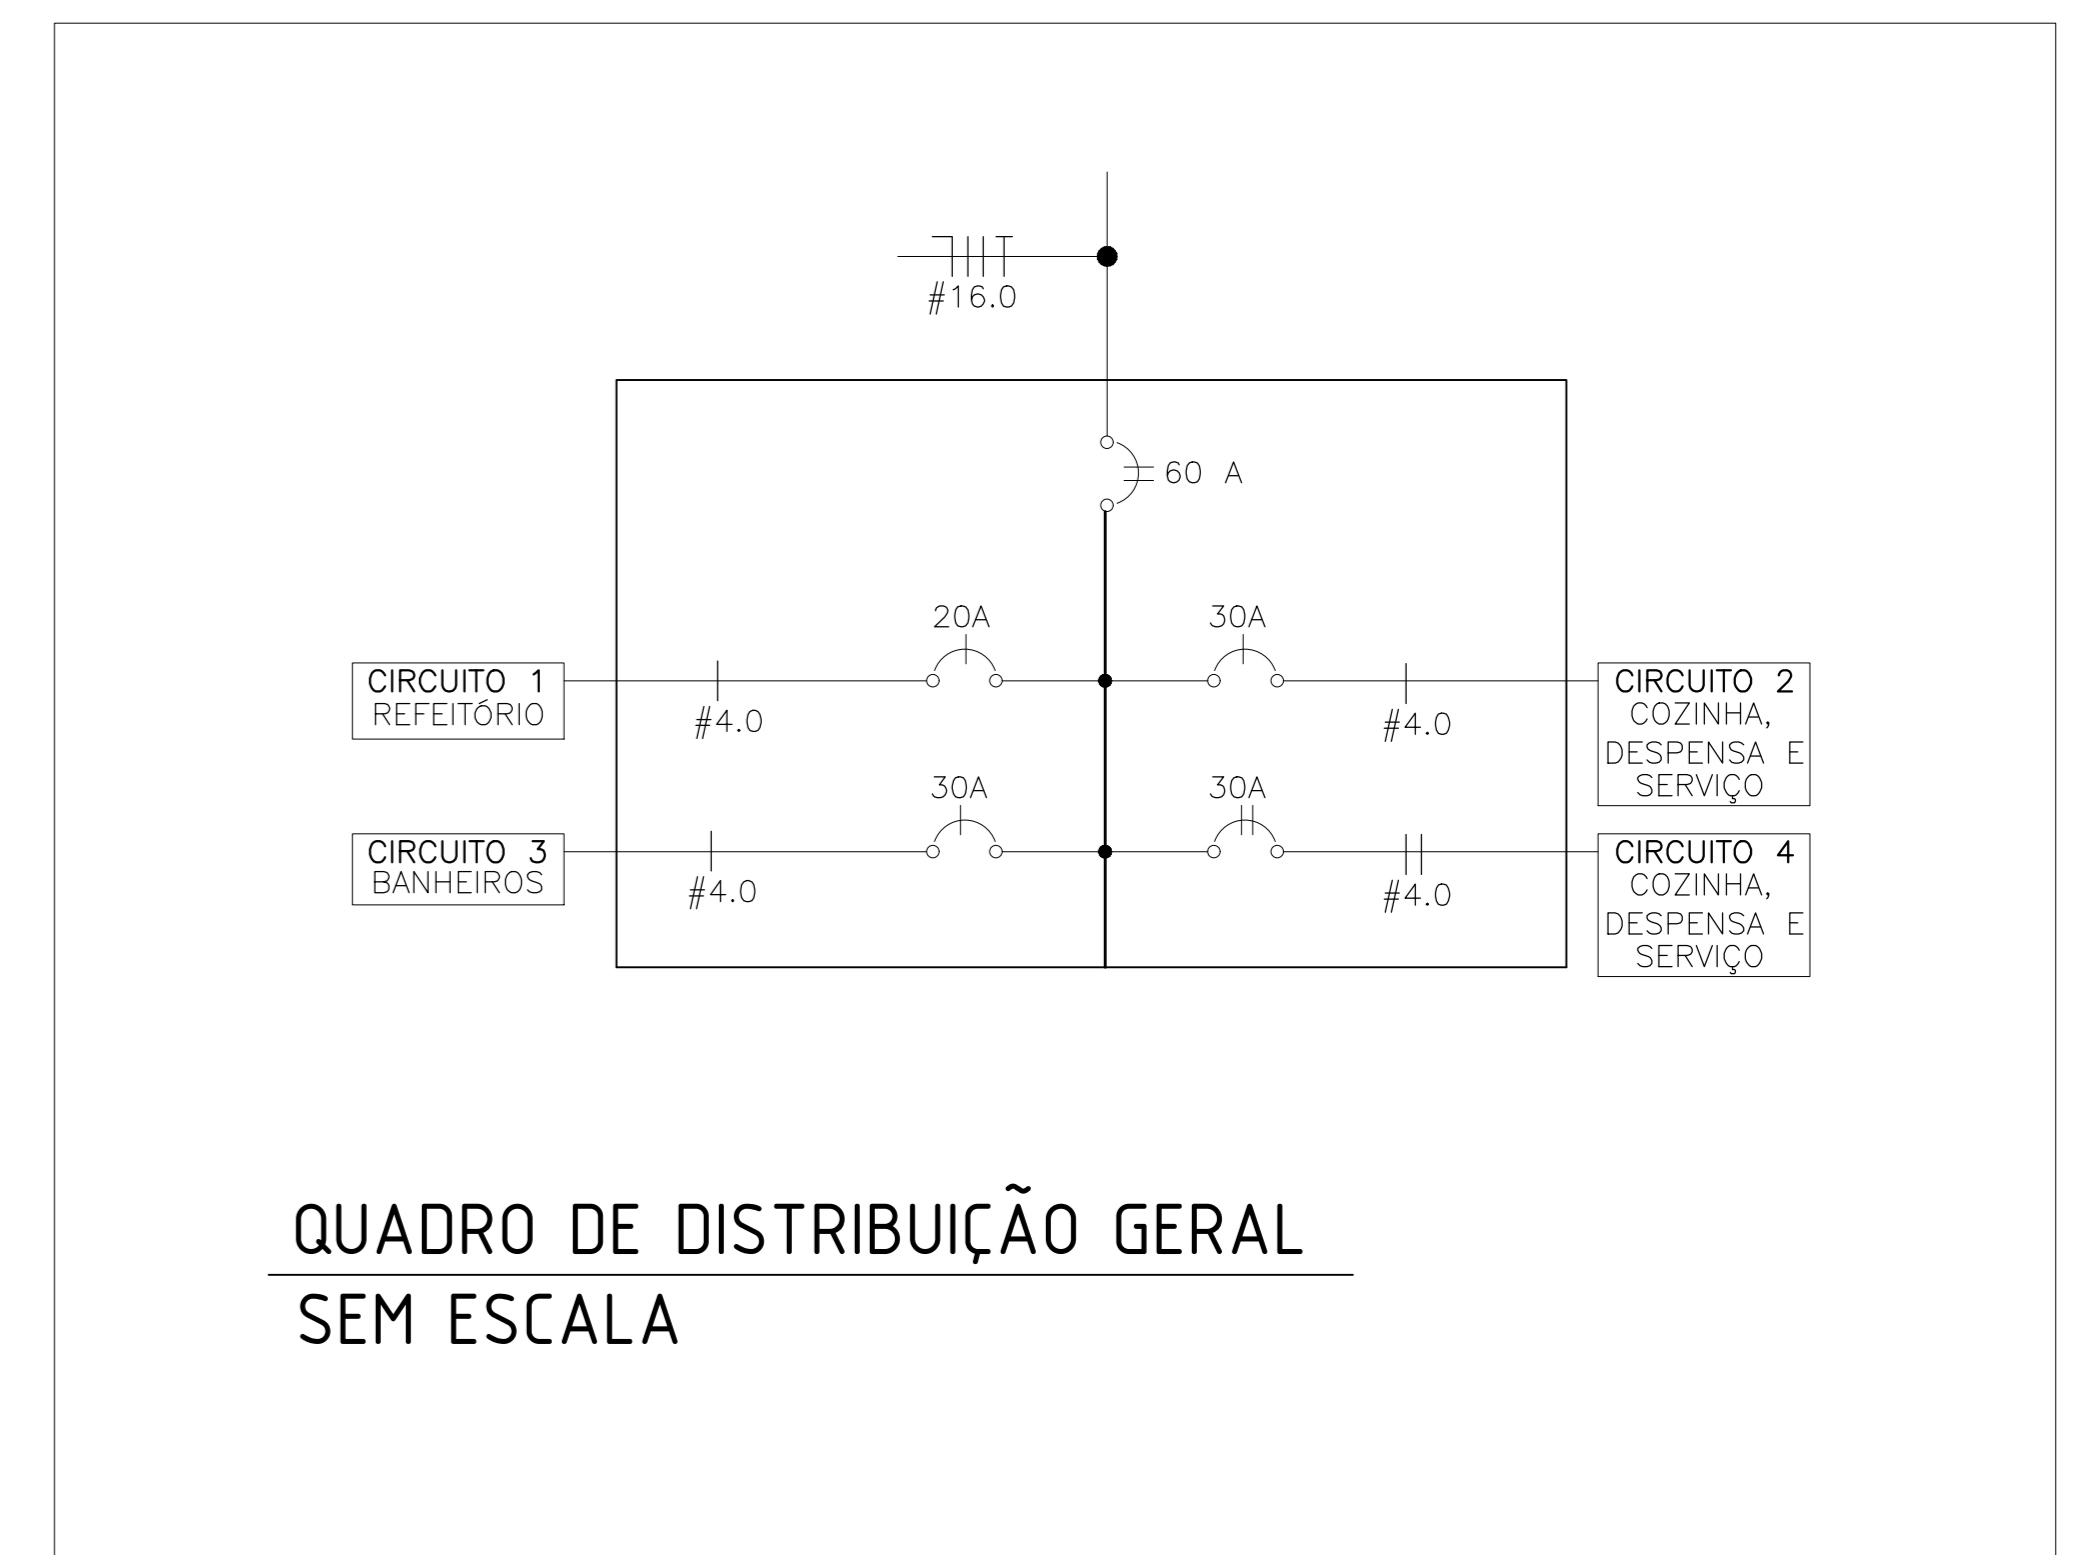

QUADRO DE DISTRIBUIÇÃO GERAL
 SEM ESCALA

RESPONSÁVEL TÉCNICO:		
JULIANA MACIEL MARINHO VECCI CREA-MG: 202.696/D		
PROPRIETÁRIO:		
PREFEITURA MUNICIPAL DE IGARATINGA CNPJ: 18.313.825/0001-21		
PROJETO ARQUITETÔNICO DE AMPLIAÇÃO E REFORMA		
FOLHA:	ASSUNTO:	
04/05	PROJETO ARQUITETÔNICO - ESCOLA MUNICIPAL RISOLETA NEVES	
PROJETO ELÉTRICO	LOCAL:	RUA DOS PAULISTAS, Nº230
	OCUPAÇÃO:	ATIVIDADE EDUCACIONAL
	PROPRIETÁRIO:	PREFEITURA MUNICIPAL DE IGARATINGA
	RESP. TÉCNICO:	JULIANA MACIEL MARINHO VECCI
	ÁREA EXISTENTE:	1.676,64 m ²
	ÁREA A CONSTRUIR:	158,43 m ²
	ÁREA TOTAL:	1.835,07 m ²
	DESENHO:	VANESSA BATISTA RODRIGUES
	ÚLTIMA REVISÃO:	06/11/2019