

PLANTA BAIXA — ELÉTRICO
ESCALA 1:100


RESUMO

- TOMADA DE LUZ (1,30M DO PISO ACABADO)
- INTERRUPTOR DE DUAS SEÇÕES
- PONTO DE LUZ
- QUADRO DE DISTRIBUIÇÃO
- 5500V TOMADA DE LUZ ALTA (CHUVEIRO)
- 1x400V REFLETOR


RESUMO	
CABO 2,5MM	CABO 2,5MM
CABO 4,0MM	CABO 4,0MM
CABO 6,0MM	CABO 6,0MM
CABO 10,0MM	CABO 10,0MM
CABO 35,0MM	CABO 35,0MM

RESUMO

- CONDUTOR FASE
- CONDUTOR NEUTRO
- CONDUTOR RETORNO
- CONDUTOR TERRA
- DIAGRAMA UNIFILIAR ELETRODUTO EMBUTIDO NO TETO

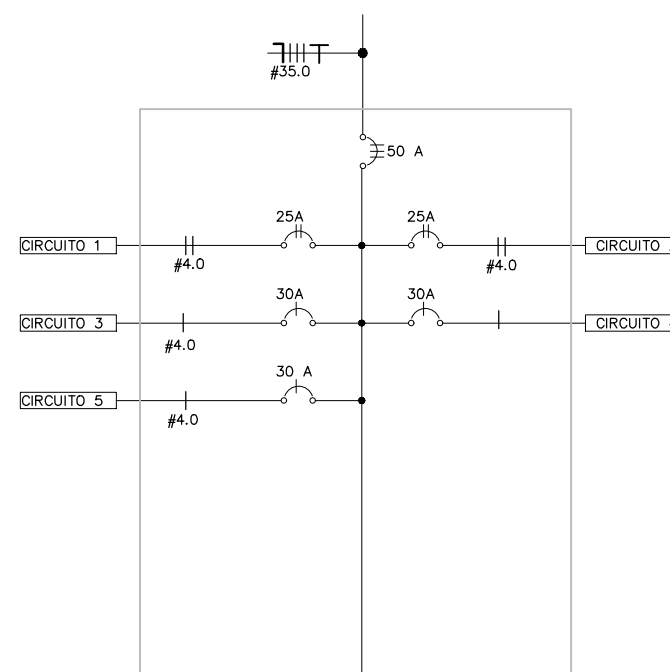

QUADRO DE DISTRIBUIÇÃO

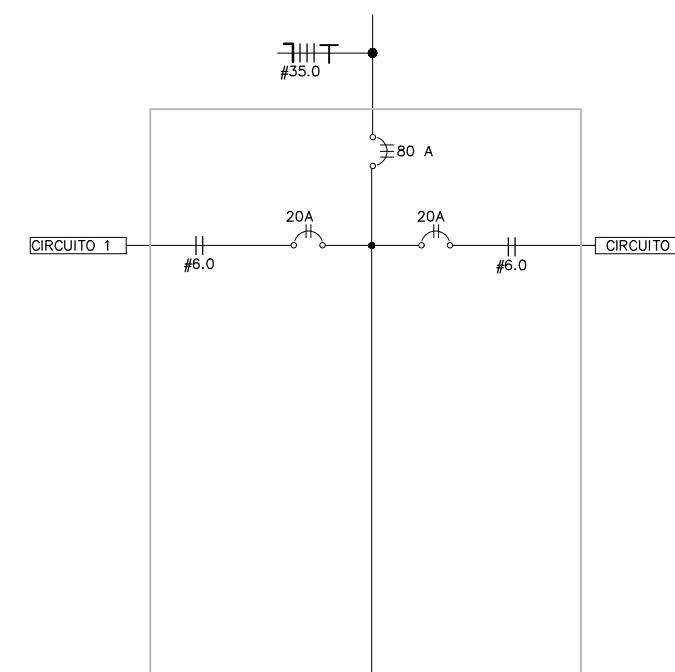

QUADRO DE DISTRIBUIÇÃO

REFORMA DA QUADRA - CAMPO DOMINGÃO		
PREFEITURA MUNICIPAL DE IGARATINGA		
ENDEREÇO: RUA NOVA SERRANA, N° 187 - CENTRO		
CIDADE: IGARATINGA	ESTADO: MG	
DATA: JANEIRO/2020	ESCALA: 1/100	PRANCHA: 04/06
PREFEITURA MUNICIPAL DE IGARATINGA CNPJ: 18.313.825/0001-21		 JULIANA MÁRIEL MARINHO VECCI ENG. CIVIL - CREA MG 202.696/D

PENAS

RED	0,1
YELLOW	0,2
GREEN	0,3
CYAN	0,4
BLUE	0,5
MAGENTA	0,6
WHITE	0,1
OUTROS	0,1