
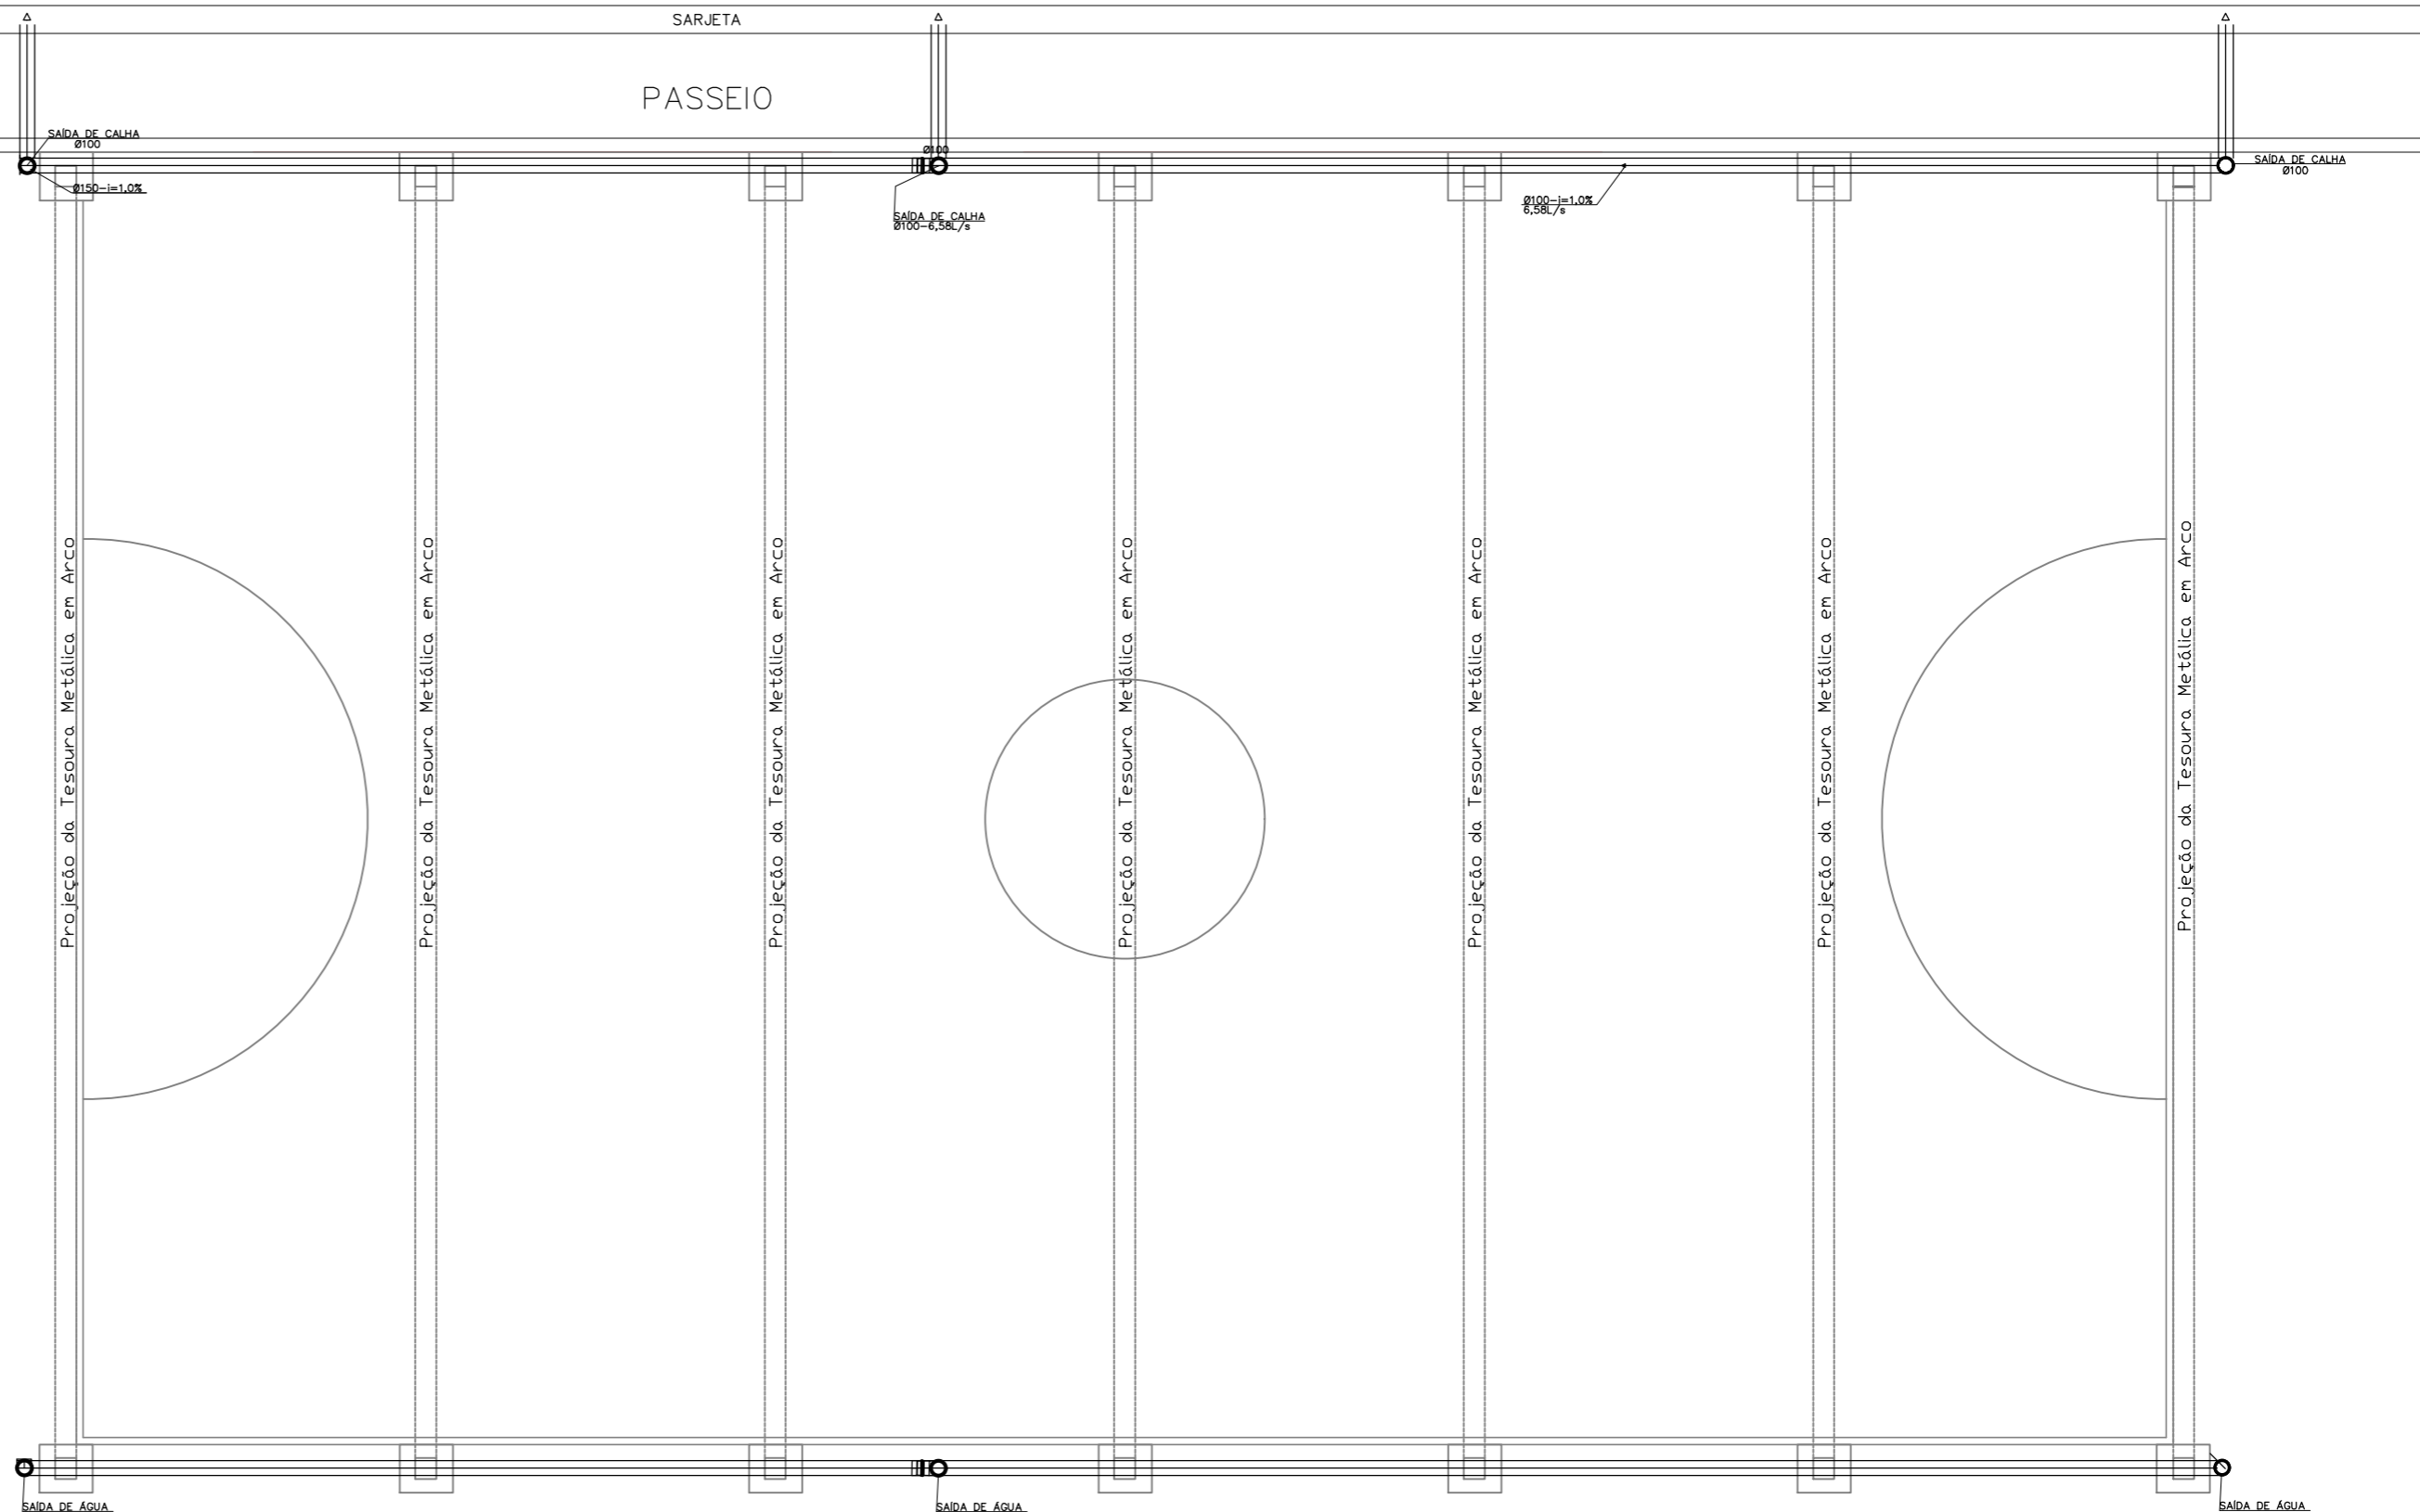
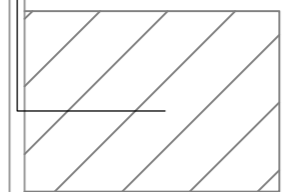


REDE DE ÁGUA PLUVIAL EXISTENTE COPASA


RUA NOVA SERRANA

SARJETA

PASSEIO

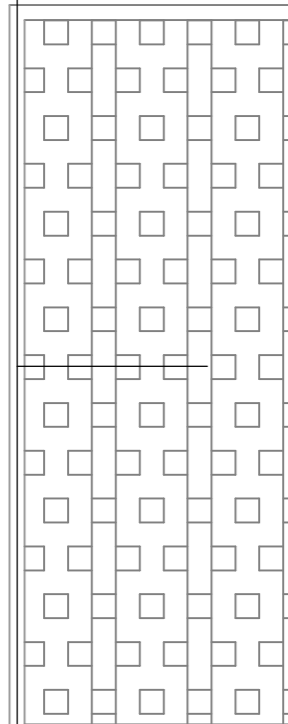


PLANTA BAIXA – DRENAGEM
ESCALA 1:100

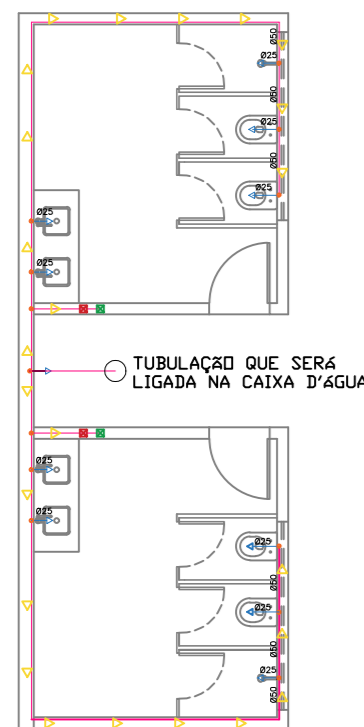

- RESUMO
- ▶ SENTIDO DO FLUXO
 - ▶ PONTO DE ÁGUA FRIA
 - TUBULAÇÃO DE ÁGUA FRIA
 - DESCIDA DA TUBULAÇÃO DE ÁGUA FRIA
 - REGISTRO DE GAVETA 1.1/2"
 - REGISTRO DE GAVETA 3/4"

- LEGENDA:
- PONTO DE ÁGUA DN = 25 MM
COMP TOTAL = 11 UNID.
 - TUBULAÇÃO DE ÁGUA FRIA DN = 50 MM
COMP TOTAL = 20,44 M
 - REGISTRO DE GAVETA 1.1/2" = 4 UNID.
 - REGISTRO DE GAVETA 3/4" = 2 UNID.
 - REGISTRO DE PRESSÃO 3/4" = 2 UNID.
 - VÁLVULA DE DESCARGA 1.1/2" = 4 UNID.
 - TÊ DE REDUÇÃO PVC SOLDÁVEL DN50/25 = 11 UNID.
 - TÊ PVC SOLDÁVEL DN50MM = 3 UNID.

PLANTA BAIXA – ÁGUA FRIA
ESCALA 1:100

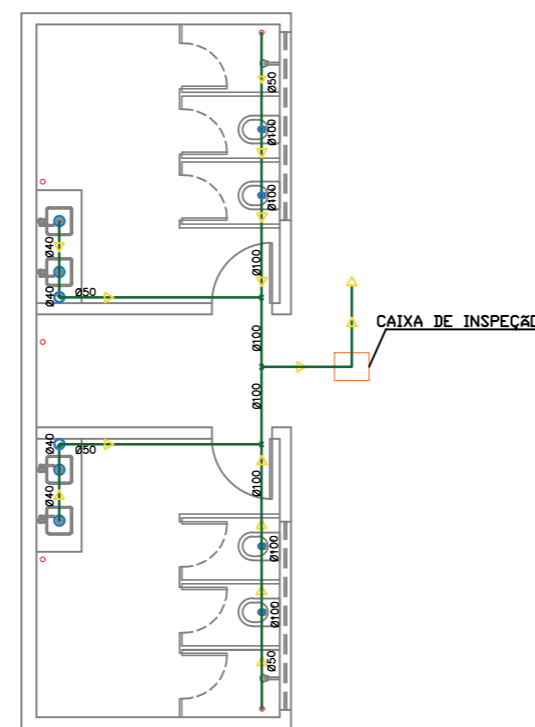

- RESUMO
- ▶ SENTIDO DO FLUXO
 - PONTO DE ESGOTO
 - TUBULAÇÃO DE ESGOTO
 - CAIXA SECA 150 X 185 X 75
 - CAIXA 100 X 100 X 50
 - CAIXA DE INSPEÇÃO DE CONCRETO PREMOLDADO DN 60 CM

- LEGENDA:
- TUBULAÇÃO DE ESGOTO DN = 150 MM
COMP TOTAL = 25,00 M
 - TUBULAÇÃO DE ESGOTO DN = 100 MM
COMP TOTAL = 5,00 M
 - TUBULAÇÃO DE ESGOTO DN = 50 MM
COMP TOTAL = 7,20 M
 - CAIXA SECA 150 X 150 X 50 = 05 UNID.
 - CAIXA DE INSPEÇÃO EM CONCRETO PRÉ MOLDADO COM TAMPA
H = 0,60M = 1 UNID.
 - CAIXA D'ÁGUA DE 1000L.

PLANTA BAIXA – ESGOTO
ESCALA 1:100

PENAS	
RED	0,1
YELLOW	0,2
GREEN	0,3
CYAN	0,4
BLUE	0,5
MAGENTA	0,6
WHITE	0,1
OUTROS	0,1

REFORMA DA QUADRA - CAMPO DOMINGÃO

PREFEITURA MUNICIPAL DE IGARATINGA

ENDEREÇO: RUA NOVA SERRANA, N° 187 - CENTRO		
CIDADE: IGARATINGA	ESTADO: MG	
DATA: JANEIRO/2020	ESCALA: 1/100	PRANCHA: 05/06

PREFEITURA MUNICIPAL DE IGARATINGA
CNPJ: 18.313.825/0001-21

Juliana
JULIANA MÁCIEL MARINHO VECCI
ENG. CIVIL - CREA MG 202.696/D